


中山大学附属小学综合楼二楼、四楼教室改造工程

# 施 工 图


2026.06

| 目录 |       |               |    |
|----|-------|---------------|----|
| 序号 | 图号    | 图名            | 图幅 |
| 1  |       | 封面            | A3 |
| 2  | ML-01 | 图纸目录          | A3 |
| 3  | P-01  | 二、四楼教室原平面图    | A3 |
| 4  | P-02  | 二、四楼教室改造平面图   | A3 |
| 5  | P-01  | 二、四楼教室拆除平面图   | A3 |
| 6  | P-04  | 二、四楼教室新砌墙平面图  | A3 |
| 7  | P-05  | 二、四楼教室天花平面图   | A3 |
| 8  | P-06  | 二、四楼教室照明线路平面图 | A3 |
| 9  | P-07  | 二、四楼教室插座线路平面图 | A3 |
| 10 | P-08  | 二、四楼教室配电系统图   | A3 |

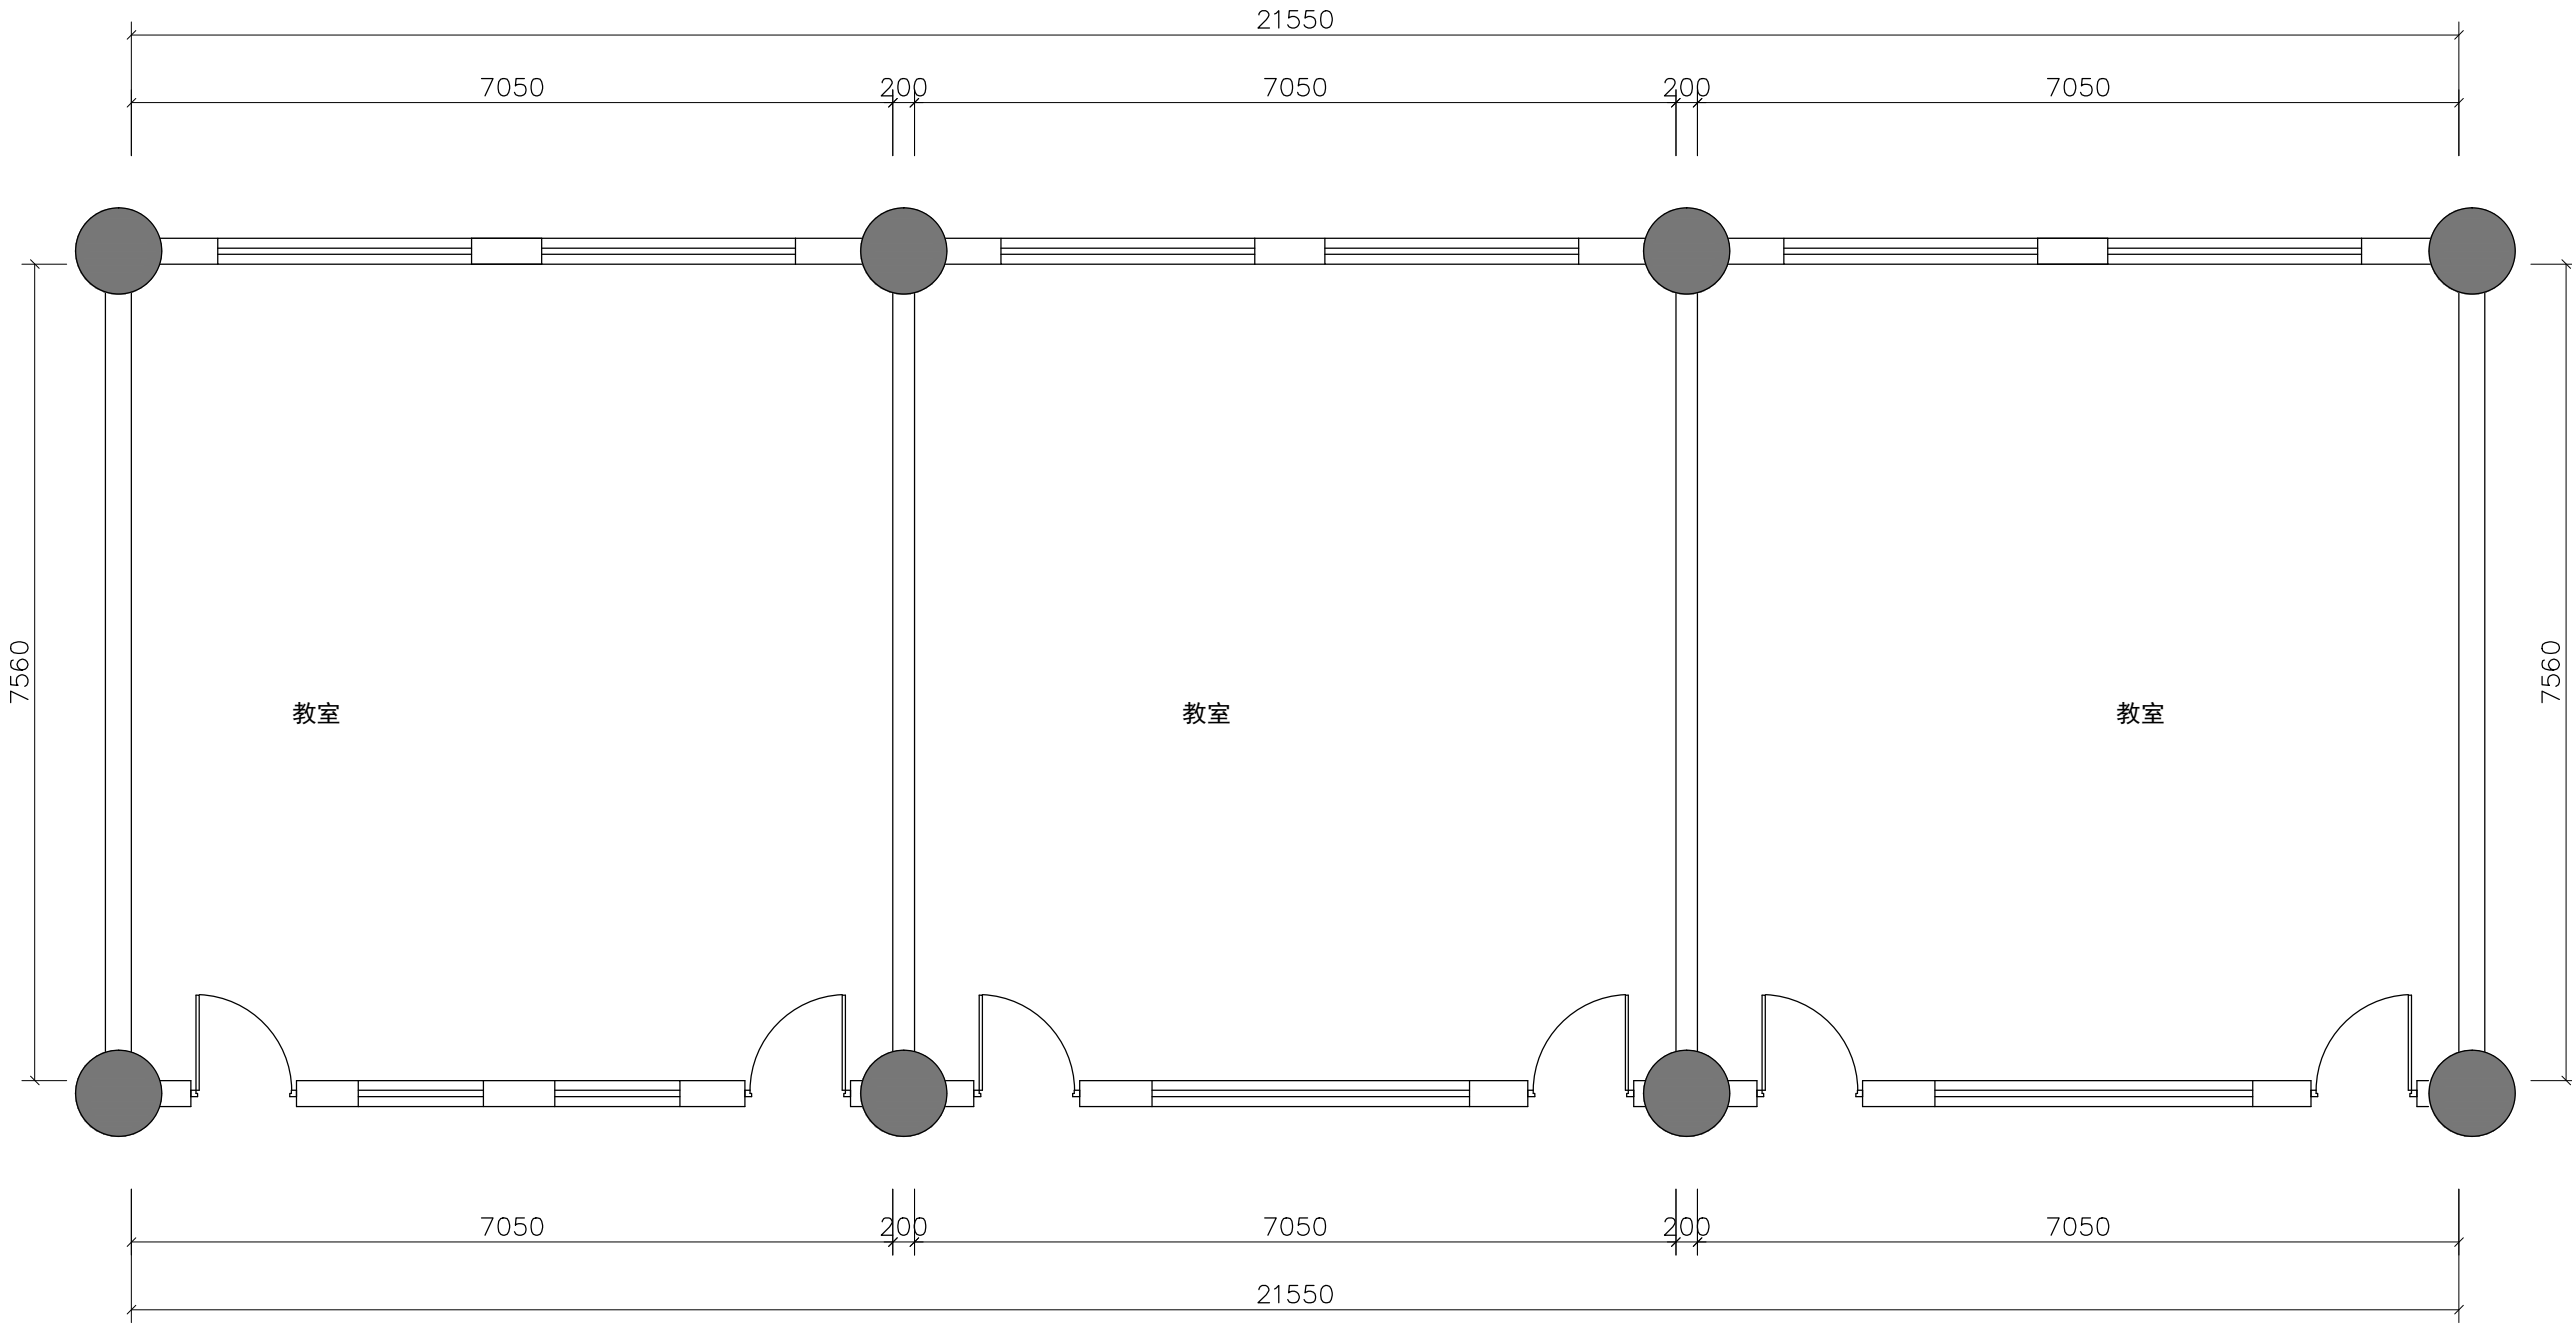


楼板底: 3.33m

|  |                                                                                                               |                                             |                         |                           |                     |                   |                         |
|--|---------------------------------------------------------------------------------------------------------------|---------------------------------------------|-------------------------|---------------------------|---------------------|-------------------|-------------------------|
|  | 备注 General Notes<br>1. 本图及设计版权归本公司所有，未经许可不得复制本图。<br>2. 请参阅图中尺寸及坐标线，有关建筑艺物之尺寸请在现场复核。<br>3. 此图应与本工程合约及施工细则一起参阅。 | 项目名称<br>Project Title中山大学附属小学综合楼二楼、四楼教室改造工程 | 标库名称<br>Project Title   | 项目设计师<br>Project Designer | 校对<br>Proof Read By | 批准<br>Approved By | 日期<br>Date2026. 06      |
|  |                                                                                                               | 图纸名称<br>Project Designer二、四楼教室原平面图          | 项目经理<br>Project Manager | 制图<br>Prepared By         | 审图<br>Checked By    | 比例<br>Scale1:70   | 图纸编号<br>Drawing No.P-01 |

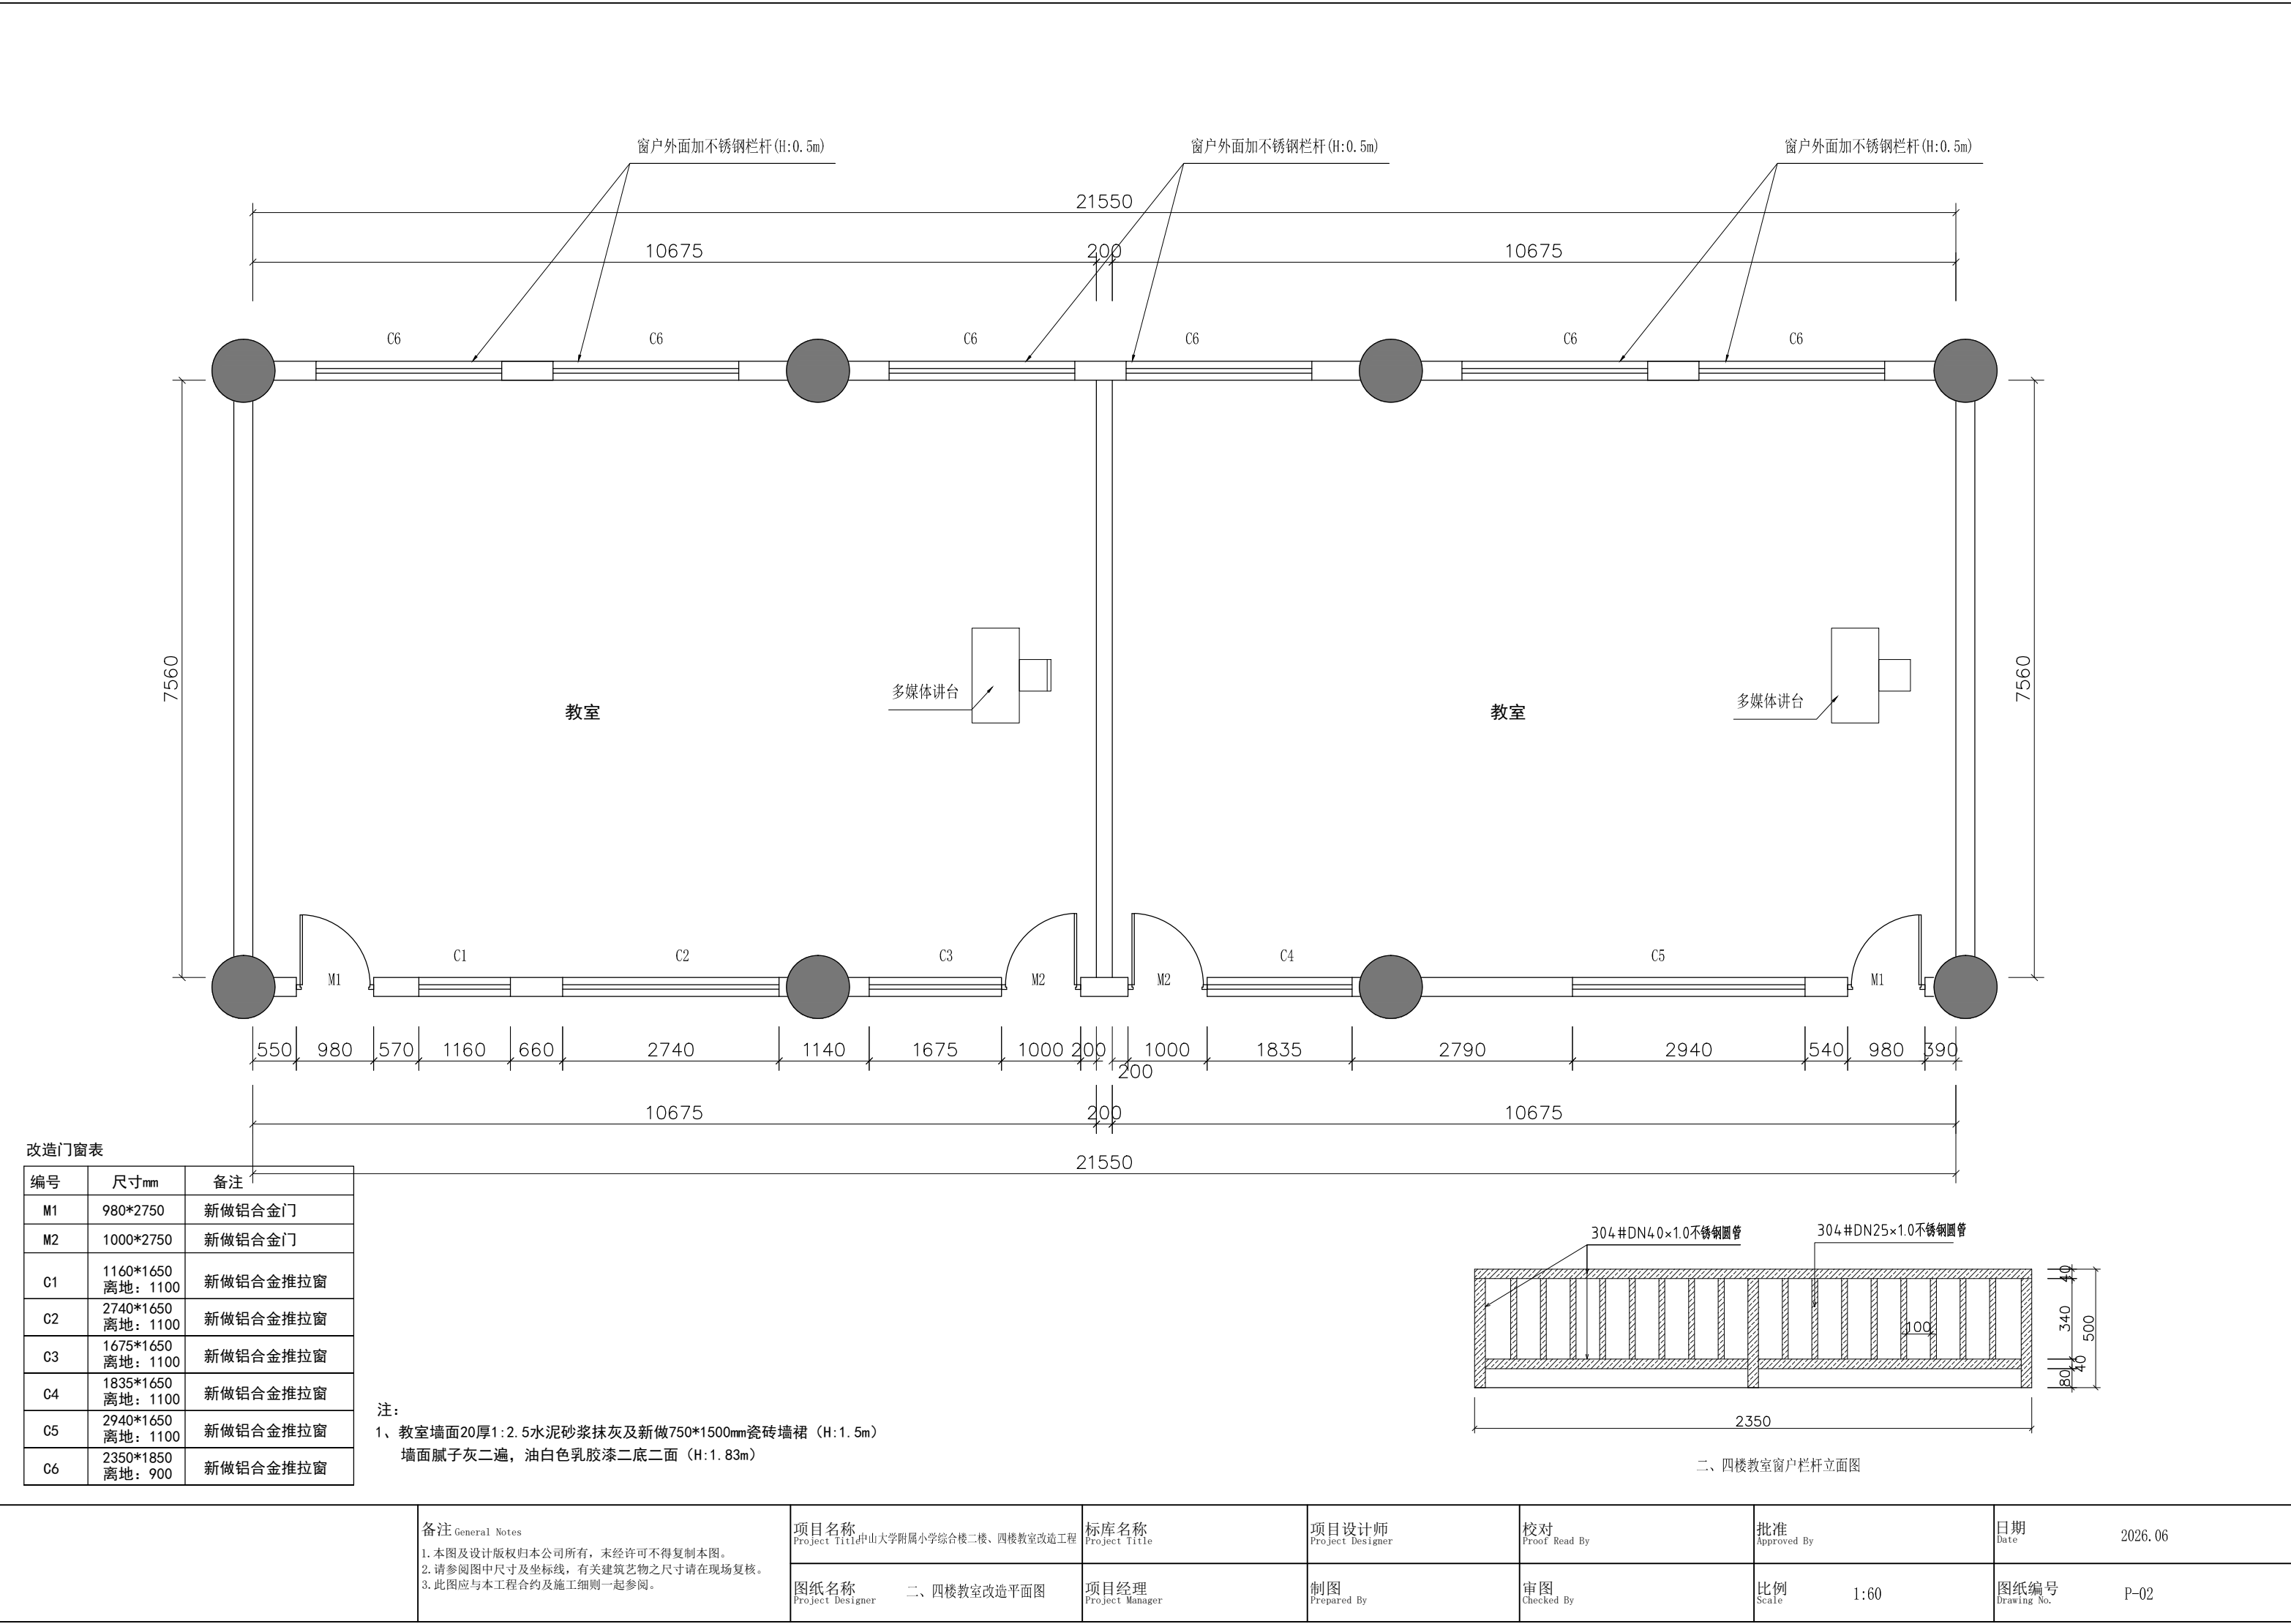

|  |                                                                                                               |                                             |                         |                           |                     |                   |                         |
|--|---------------------------------------------------------------------------------------------------------------|---------------------------------------------|-------------------------|---------------------------|---------------------|-------------------|-------------------------|
|  | 备注 General Notes<br>1. 本图及设计版权归本公司所有，未经许可不得复制本图。<br>2. 请参阅图中尺寸及坐标线，有关建筑艺物之尺寸请在现场复核。<br>3. 此图应与本工程合约及施工细则一起参阅。 | 项目名称<br>Project Title中山大学附属小学综合楼二楼、四楼教室改造工程 | 标库名称<br>Project Title   | 项目设计师<br>Project Designer | 校对<br>Proof Read By | 批准<br>Approved By | 日期<br>Date2026. 06      |
|  |                                                                                                               | 图纸名称<br>Project Designer二、四楼教室改造平面图         | 项目经理<br>Project Manager | 制图<br>Prepared By         | 审图<br>Checked By    | 比例<br>Scale1:60   | 图纸编号<br>Drawing No.P-02 |

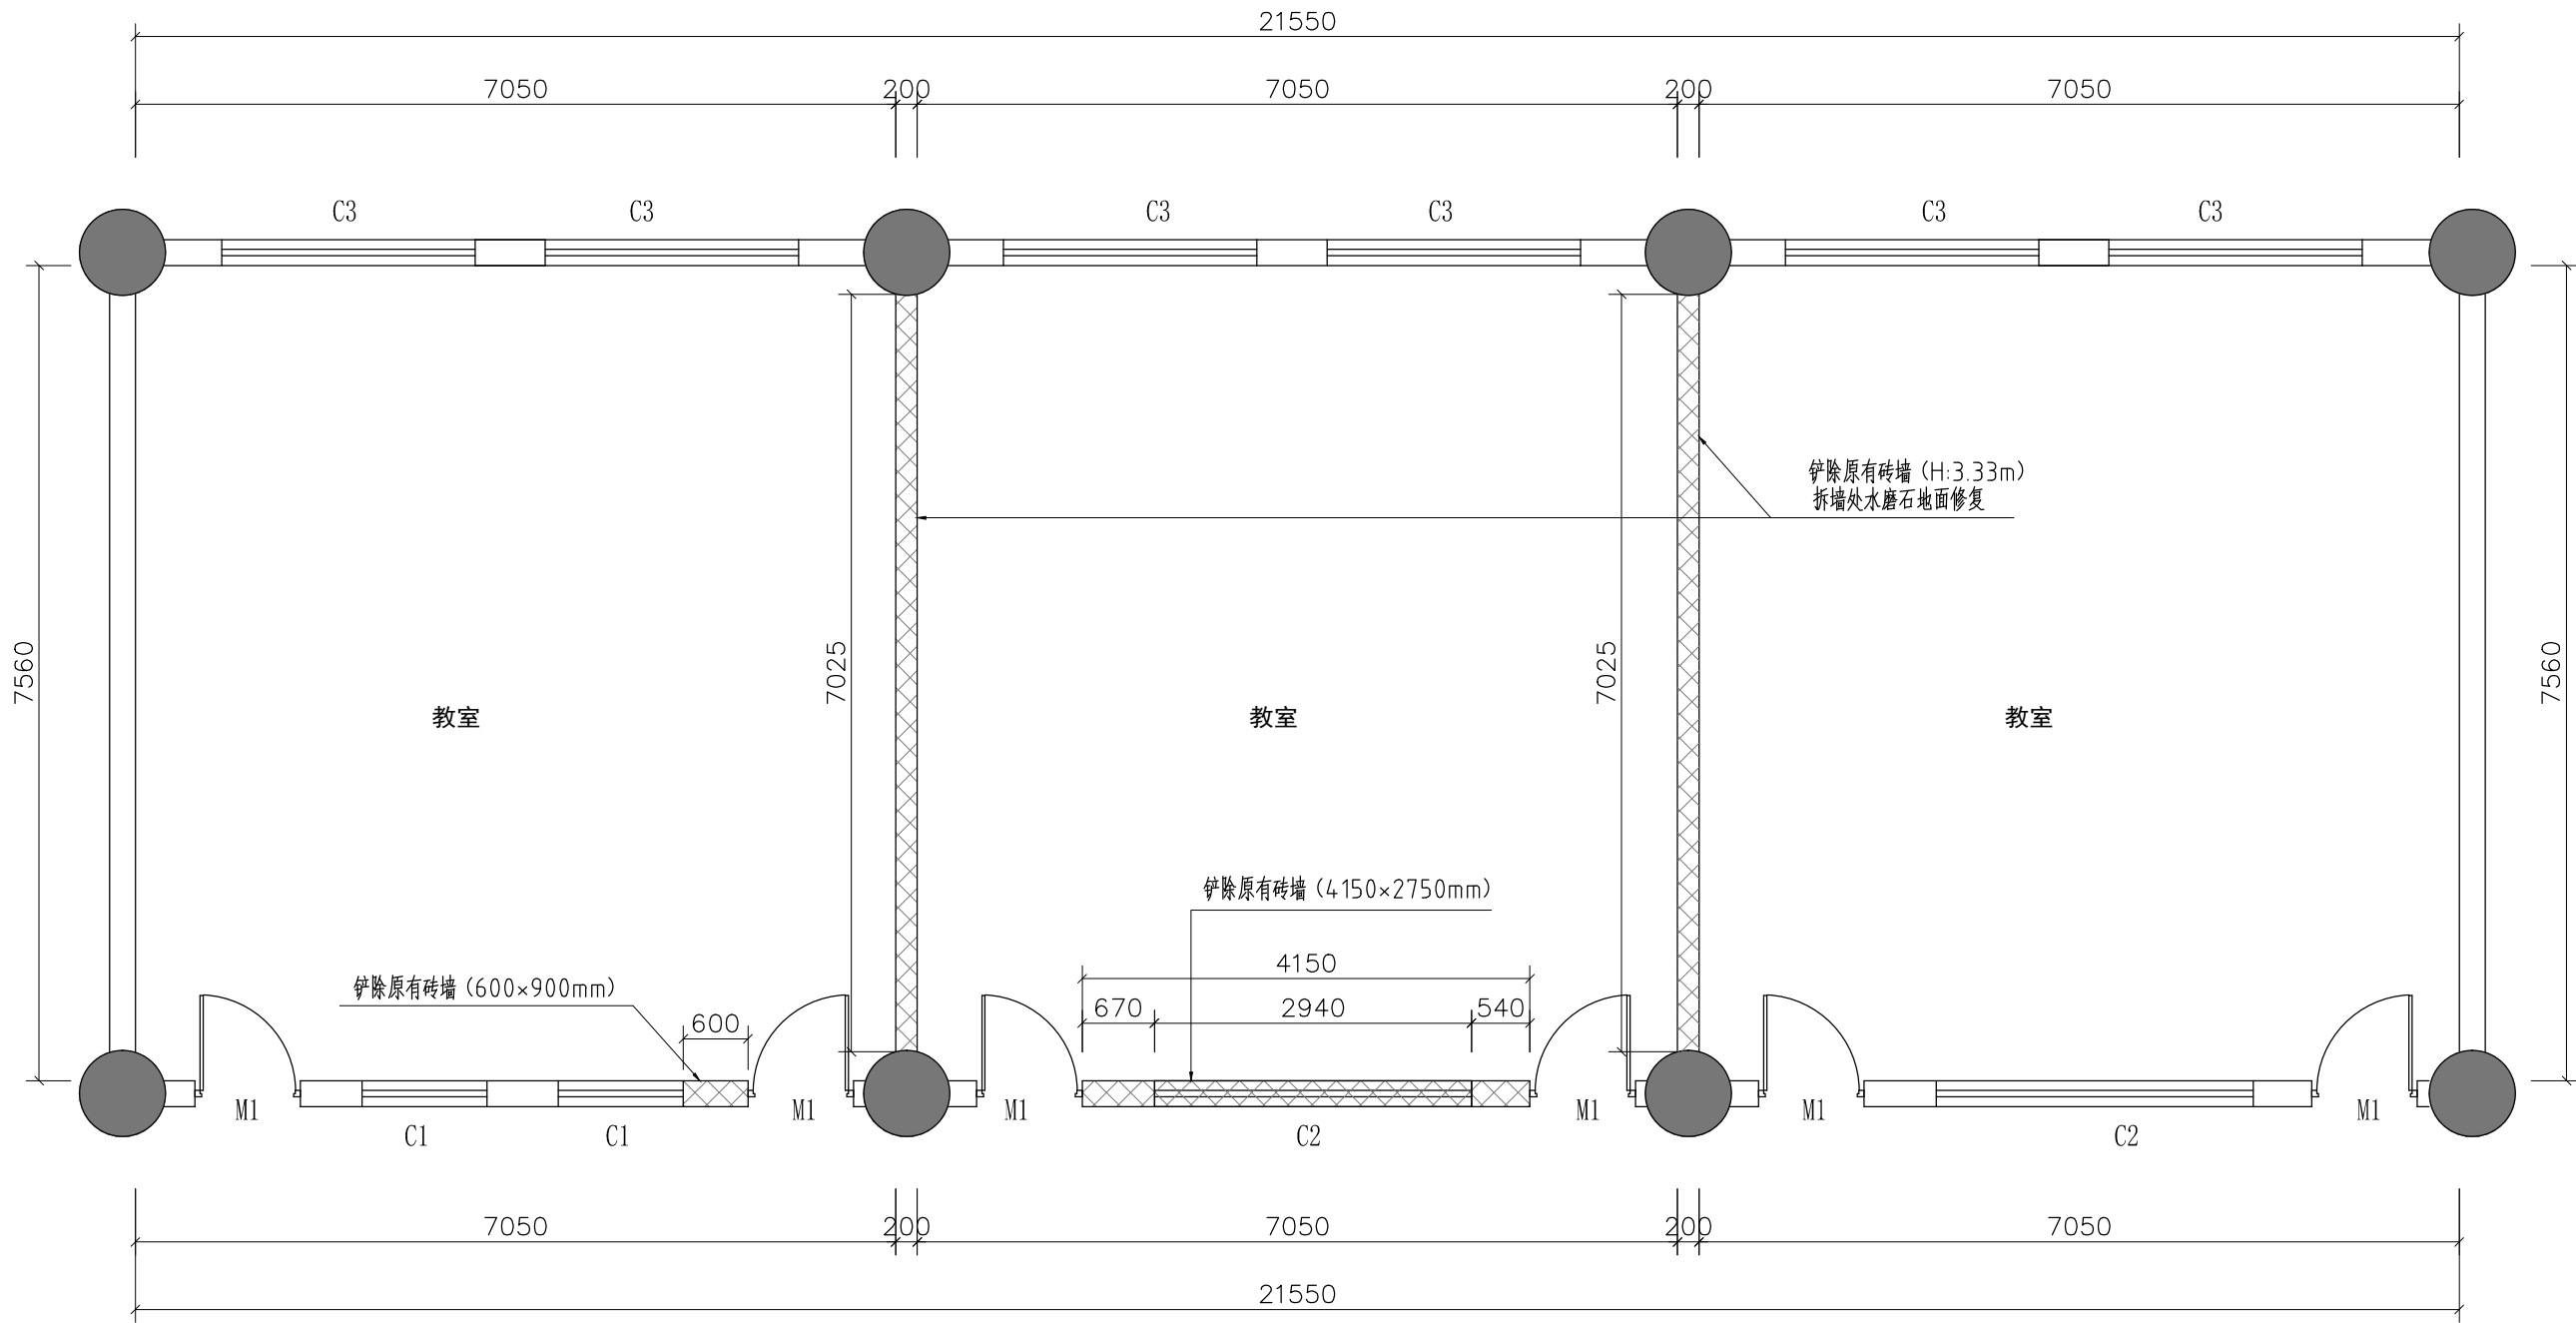


拆除门窗表

| 编号 | 尺寸mm                 | 备注       |
|----|----------------------|----------|
| M1 | 980*2750             | 拆除原有金属门  |
| C1 | 1160*1650<br>离地：1100 | 拆除原有铝合金窗 |
| C2 | 2940*1650<br>离地：1100 | 拆除原有铝合金窗 |
| C3 | 2350*1850<br>离地：900  | 拆除原有铝合金窗 |


- 注：
- 铲除原有墙面瓷砖墙裙及20厚水泥砂浆层（H:1.5m）  
铲除原有墙面腻子灰（H:1.83m）
  - 拆除原有线槽及电线（总共：760m）
  - 拆除原有灯具（总共：90套）
  - 拆除原有开关、按钮、插座（总共：120套）
  - 拆除成套配电箱（总共：6台）

|  |                                                                                                               |                                             |                         |                           |                     |                   |                         |
|--|---------------------------------------------------------------------------------------------------------------|---------------------------------------------|-------------------------|---------------------------|---------------------|-------------------|-------------------------|
|  | 备注 General Notes<br>1. 本图及设计版权归本公司所有，未经许可不得复制本图。<br>2. 请参阅图中尺寸及坐标线，有关建筑艺物之尺寸请在现场复核。<br>3. 此图应与本工程合约及施工细则一起参阅。 | 项目名称<br>Project Title中山大学附属小学综合楼二楼、四楼教室改造工程 | 标库名称<br>Project Title   | 项目设计师<br>Project Designer | 校对<br>Proof Read By | 批准<br>Approved By | 日期<br>Date2026. 06      |
|  |                                                                                                               | 图纸名称<br>Project Designer二、四楼教室拆除平面图         | 项目经理<br>Project Manager | 制图<br>Prepared By         | 审图<br>Checked By    | 比例<br>Scale1:60   | 图纸编号<br>Drawing No.P-01 |

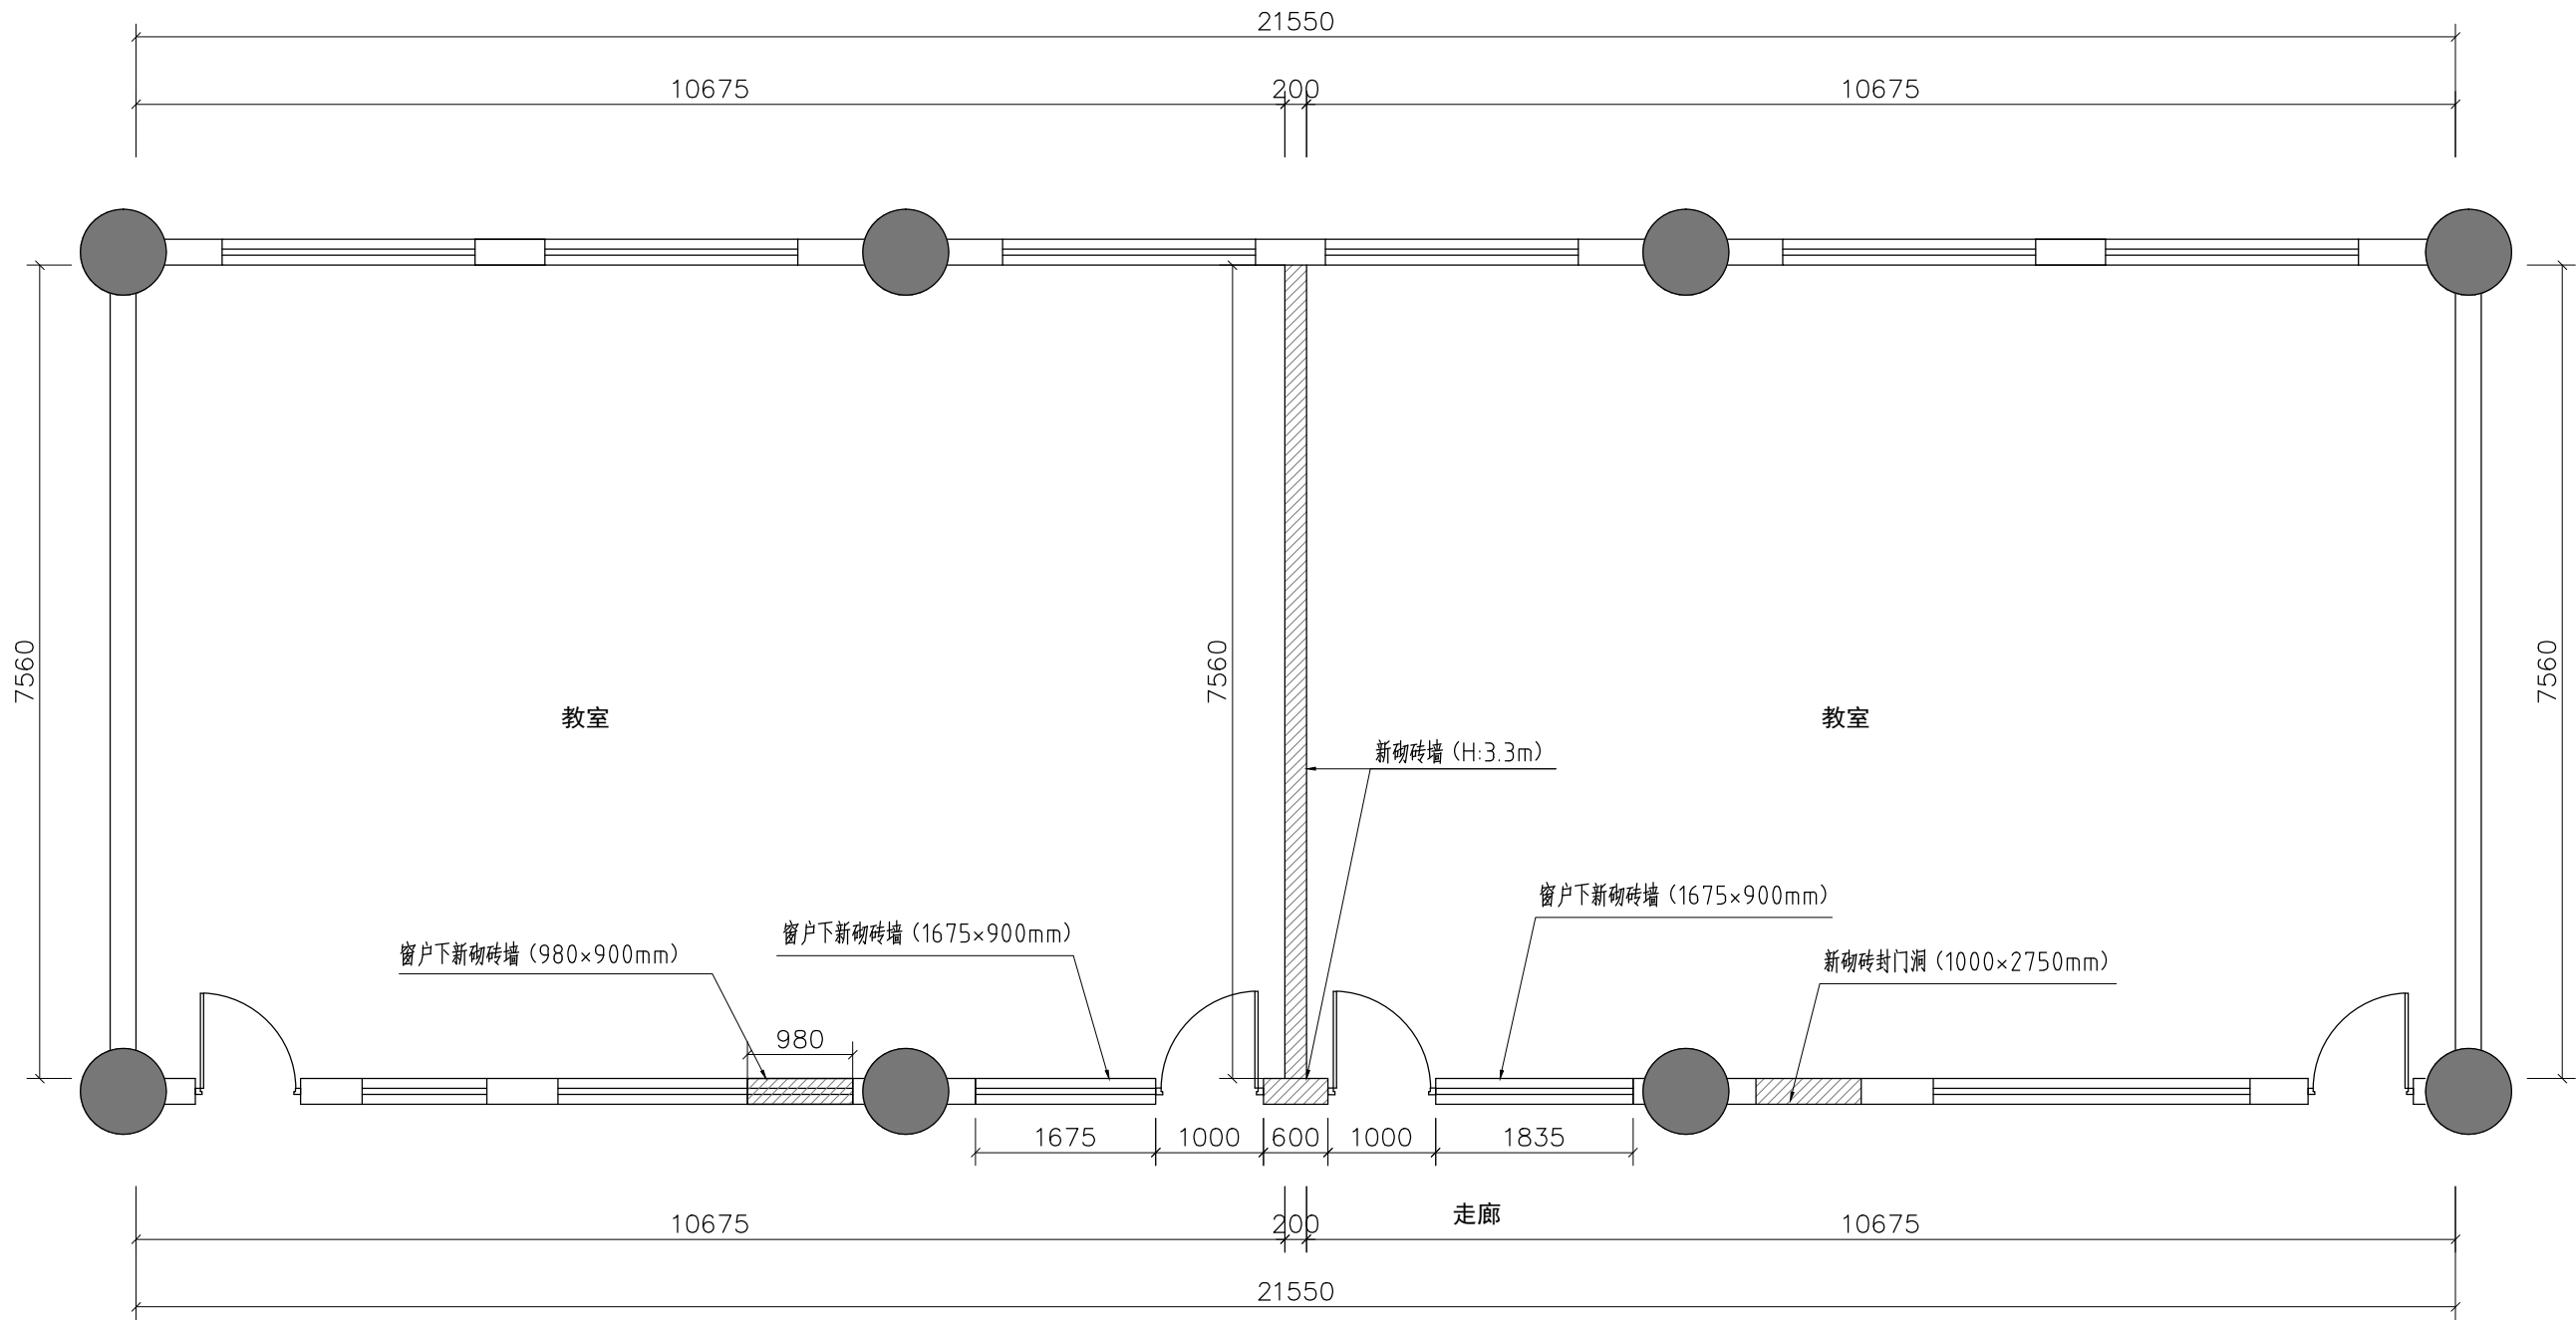

- 注:
- 1、新砌砖墙双面20厚1:2.5水泥砂浆抹灰
  - 2、新砌砖墙靠走廊面贴45×45外墙砖


|  |                                                                                                               |                                             |                         |                           |                     |                   |                         |
|--|---------------------------------------------------------------------------------------------------------------|---------------------------------------------|-------------------------|---------------------------|---------------------|-------------------|-------------------------|
|  | 备注 General Notes<br>1. 本图及设计版权归本公司所有，未经许可不得复制本图。<br>2. 请参阅图中尺寸及坐标线，有关建筑艺物之尺寸请在现场复核。<br>3. 此图应与本工程合约及施工细则一起参阅。 | 项目名称<br>Project Title中山大学附属小学综合楼二楼、四楼教室改造工程 | 标库名称<br>Project Title   | 项目设计师<br>Project Designer | 校对<br>Proof Read By | 批准<br>Approved By | 日期<br>Date2026. 06      |
|  |                                                                                                               | 图纸名称<br>Project Designer二、四楼教室新砌墙平面图        | 项目经理<br>Project Manager | 制图<br>Prepared By         | 审图<br>Checked By    | 比例<br>Scale1:60   | 图纸编号<br>Drawing No.P-04 |

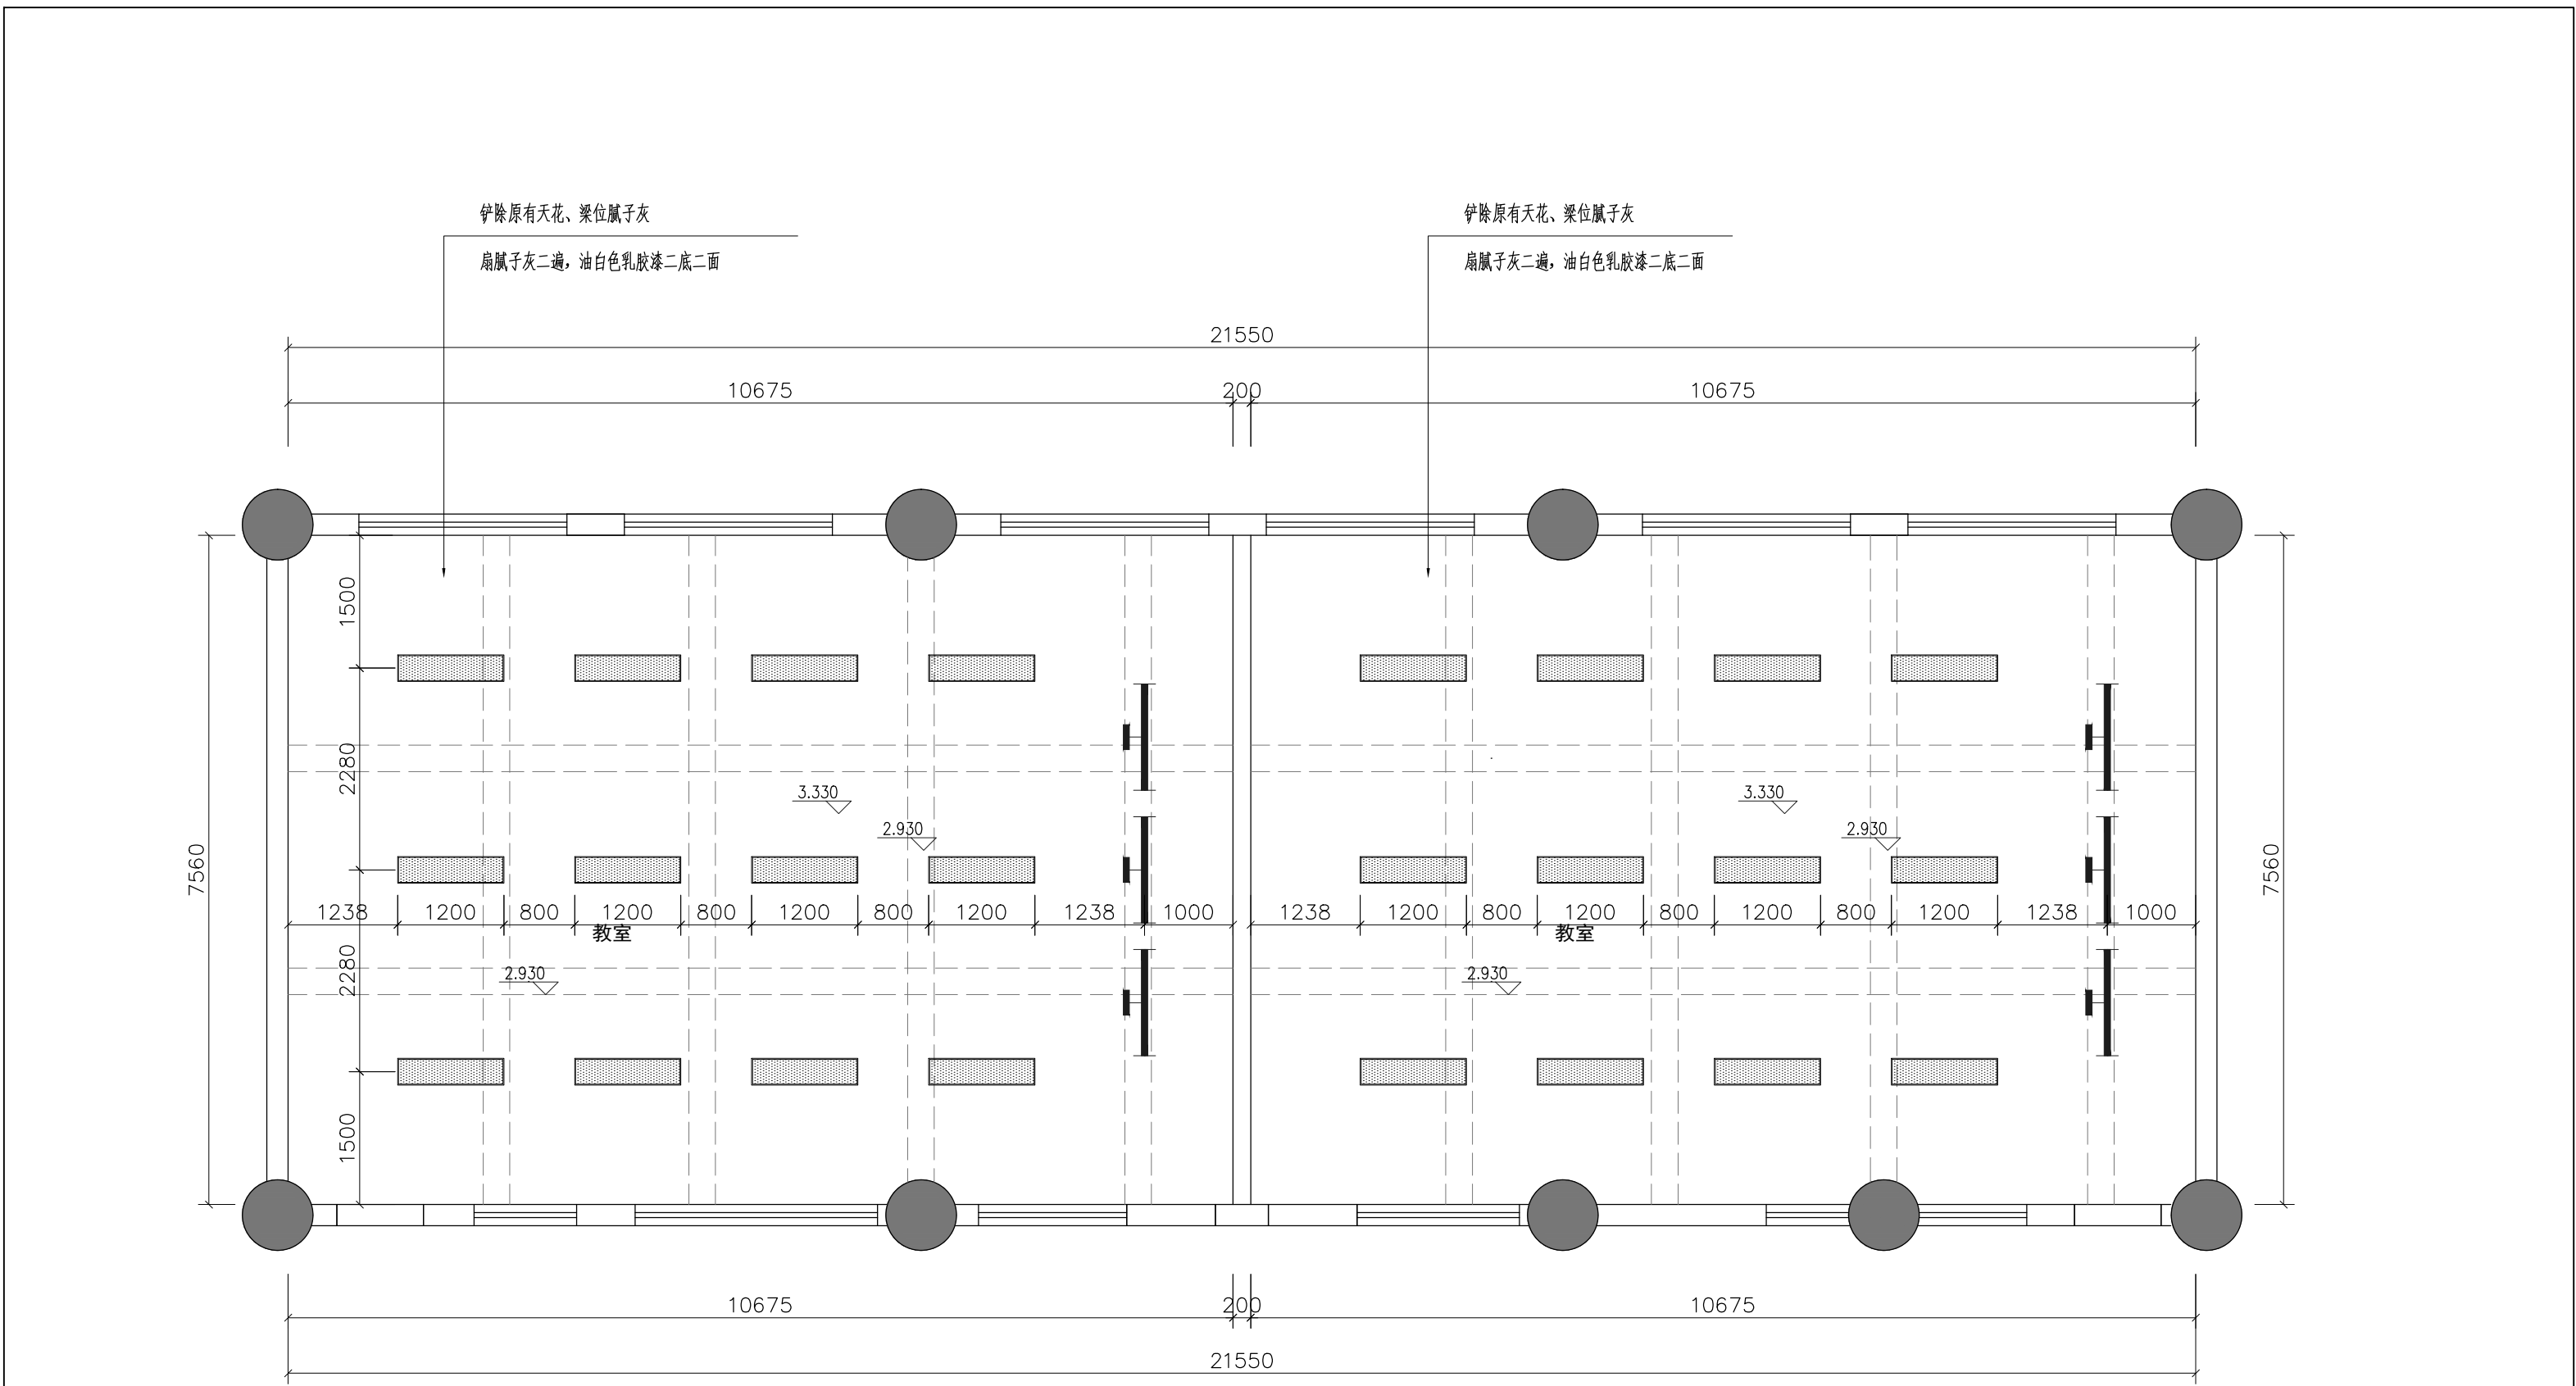

灯具图例表

| 图形符号 | 名 称              | 型号及规格           | 备 注                      |
|------|------------------|-----------------|--------------------------|
|      | 300*1200mmLED条形灯 | LED, 40W, 5000k | 天花吊装:H=2.5m<br>下线配Φ20PC管 |
|      | 黑板灯（专业荧光灯）       | LED, 40W, 6000k | 天花吊装:H=2.5m<br>下线配Φ20PC管 |
|      | 风扇二三插            | 250V/16A        | 楼板底安装                    |
|      | 配电箱              | 按设计图            | 离地1.8m                   |
|      | 风扇调速开关           | 250V/10A        | 面板离地1.4m                 |
|      | 单/双/三/四极开关       | 250V/10A        | 面板离地1.4m                 |


|  |                                                                                                                      |                                                    |                                |                                  |                            |                          |                                |
|--|----------------------------------------------------------------------------------------------------------------------|----------------------------------------------------|--------------------------------|----------------------------------|----------------------------|--------------------------|--------------------------------|
|  | <b>备注</b> General Notes<br>1. 本图及设计版权归本公司所有，未经许可不得复制本图。<br>2. 请参阅图中尺寸及坐标线，有关建筑艺物之尺寸请在现场复核。<br>3. 此图应与本工程合约及施工细则一起参阅。 | <b>项目名称</b><br>Project Title中山大学附属小学综合楼二楼、四楼教室改造工程 | <b>标库名称</b><br>Project Title   | <b>项目设计师</b><br>Project Designer | <b>校对</b><br>Proof Read By | <b>批准</b><br>Approved By | <b>日期</b><br>Date2026. 06      |
|  |                                                                                                                      | <b>图纸名称</b><br>Project Designer二、四楼教室天花平面图         | <b>项目经理</b><br>Project Manager | <b>制图</b><br>Prepared By         | <b>审图</b><br>Checked By    | <b>比例</b><br>Scale1:60   | <b>图纸编号</b><br>Drawing No.P-05 |

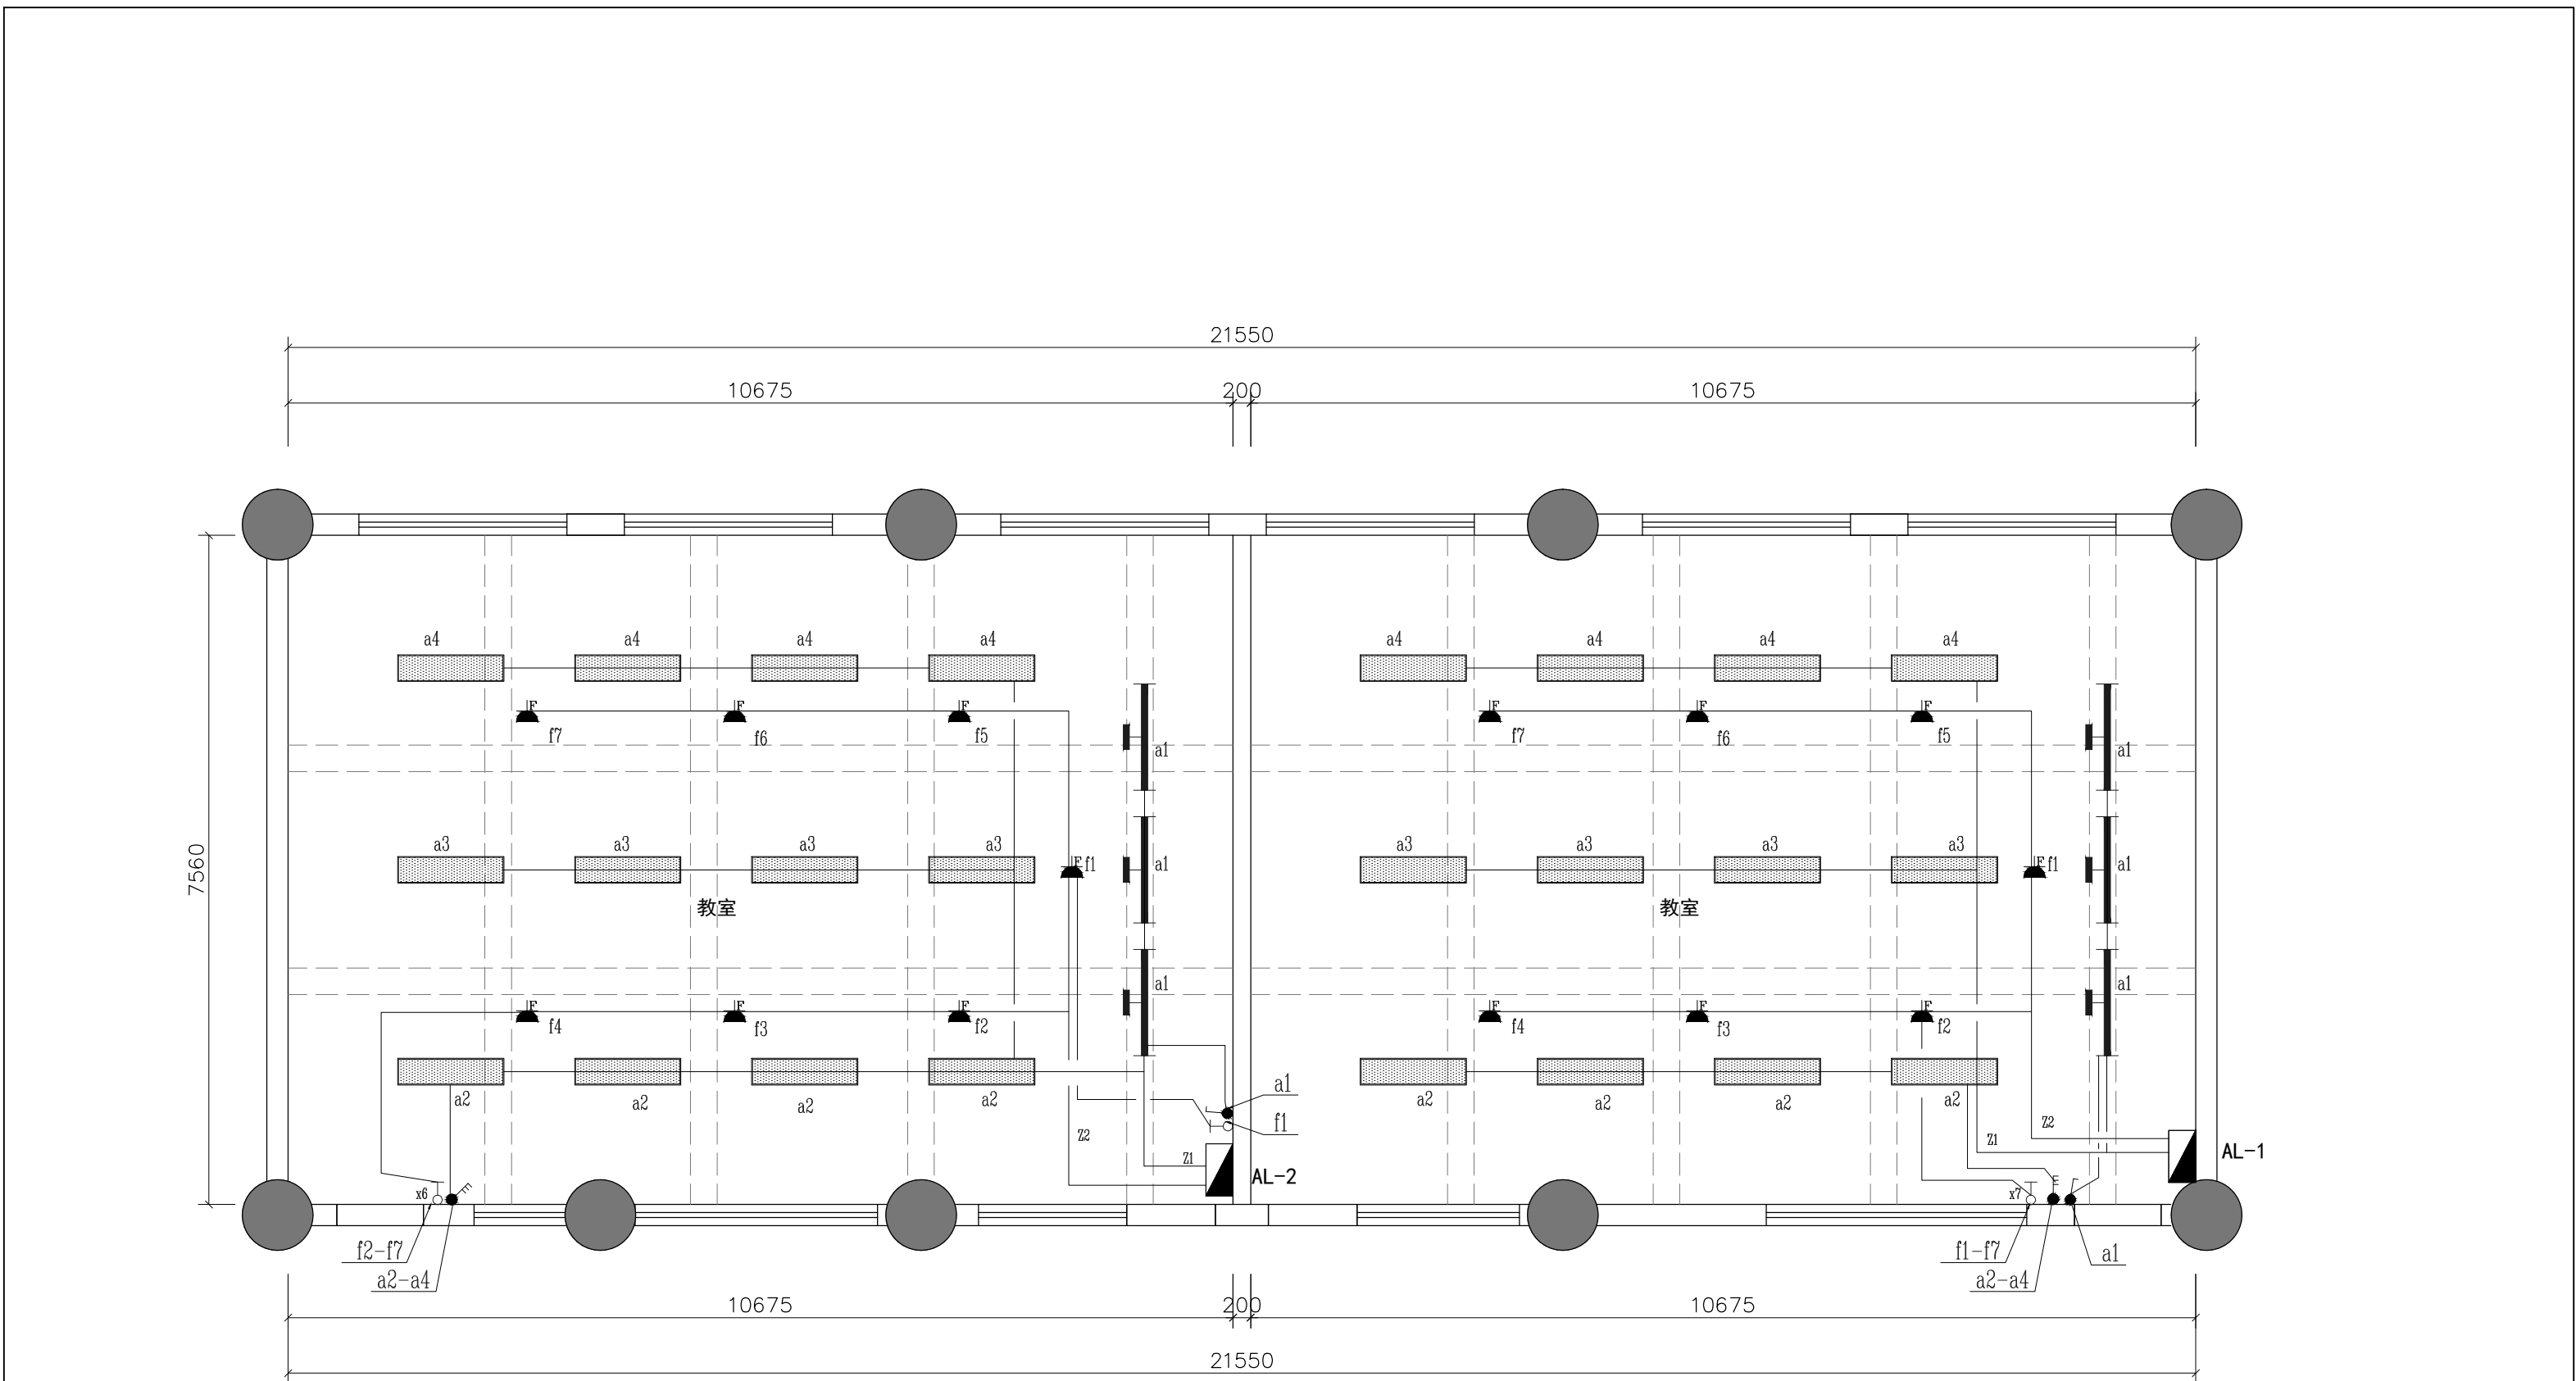

灯具图例表

| 图形符号 | 名 称              | 型号及规格           | 备 注                      |
|------|------------------|-----------------|--------------------------|
|      | 300*1200mmLED条形灯 | LED, 40W, 5000k | 天花吊装:H=2.5m<br>下线配Φ20PC管 |
|      | 黑板灯（专业荧光灯）       | LED, 40W, 6000k | 天花吊装:H=2.5m<br>下线配Φ20PC管 |
|      | 风扇二三插            | 250V/16A        | 楼板底安装                    |
|      | 配电箱              | 按设计图            | 离地1.8m                   |
|      | 风扇调速开关           | 250V/10A        | 面板离地1.4m                 |
|      | 单/双/三/四极开关       | 250V/10A        | 面板离地1.4m                 |


|  |                                                                                                                      |                                                    |                                |                                  |                            |                          |                                |
|--|----------------------------------------------------------------------------------------------------------------------|----------------------------------------------------|--------------------------------|----------------------------------|----------------------------|--------------------------|--------------------------------|
|  | <b>备注</b> General Notes<br>1. 本图及设计版权归本公司所有，未经许可不得复制本图。<br>2. 请参阅图中尺寸及坐标线，有关建筑艺物之尺寸请在现场复核。<br>3. 此图应与本工程合约及施工细则一起参阅。 | <b>项目名称</b><br>Project Title中山大学附属小学综合楼二楼、四楼教室改造工程 | <b>标库名称</b><br>Project Title   | <b>项目设计师</b><br>Project Designer | <b>校对</b><br>Proof Read By | <b>批准</b><br>Approved By | <b>日期</b><br>Date2026. 06      |
|  |                                                                                                                      | <b>图纸名称</b><br>Project Designer二、四楼教室照明线路平面图       | <b>项目经理</b><br>Project Manager | <b>制图</b><br>Prepared By         | <b>审图</b><br>Checked By    | <b>比例</b><br>Scale1:60   | <b>图纸编号</b><br>Drawing No.P-06 |

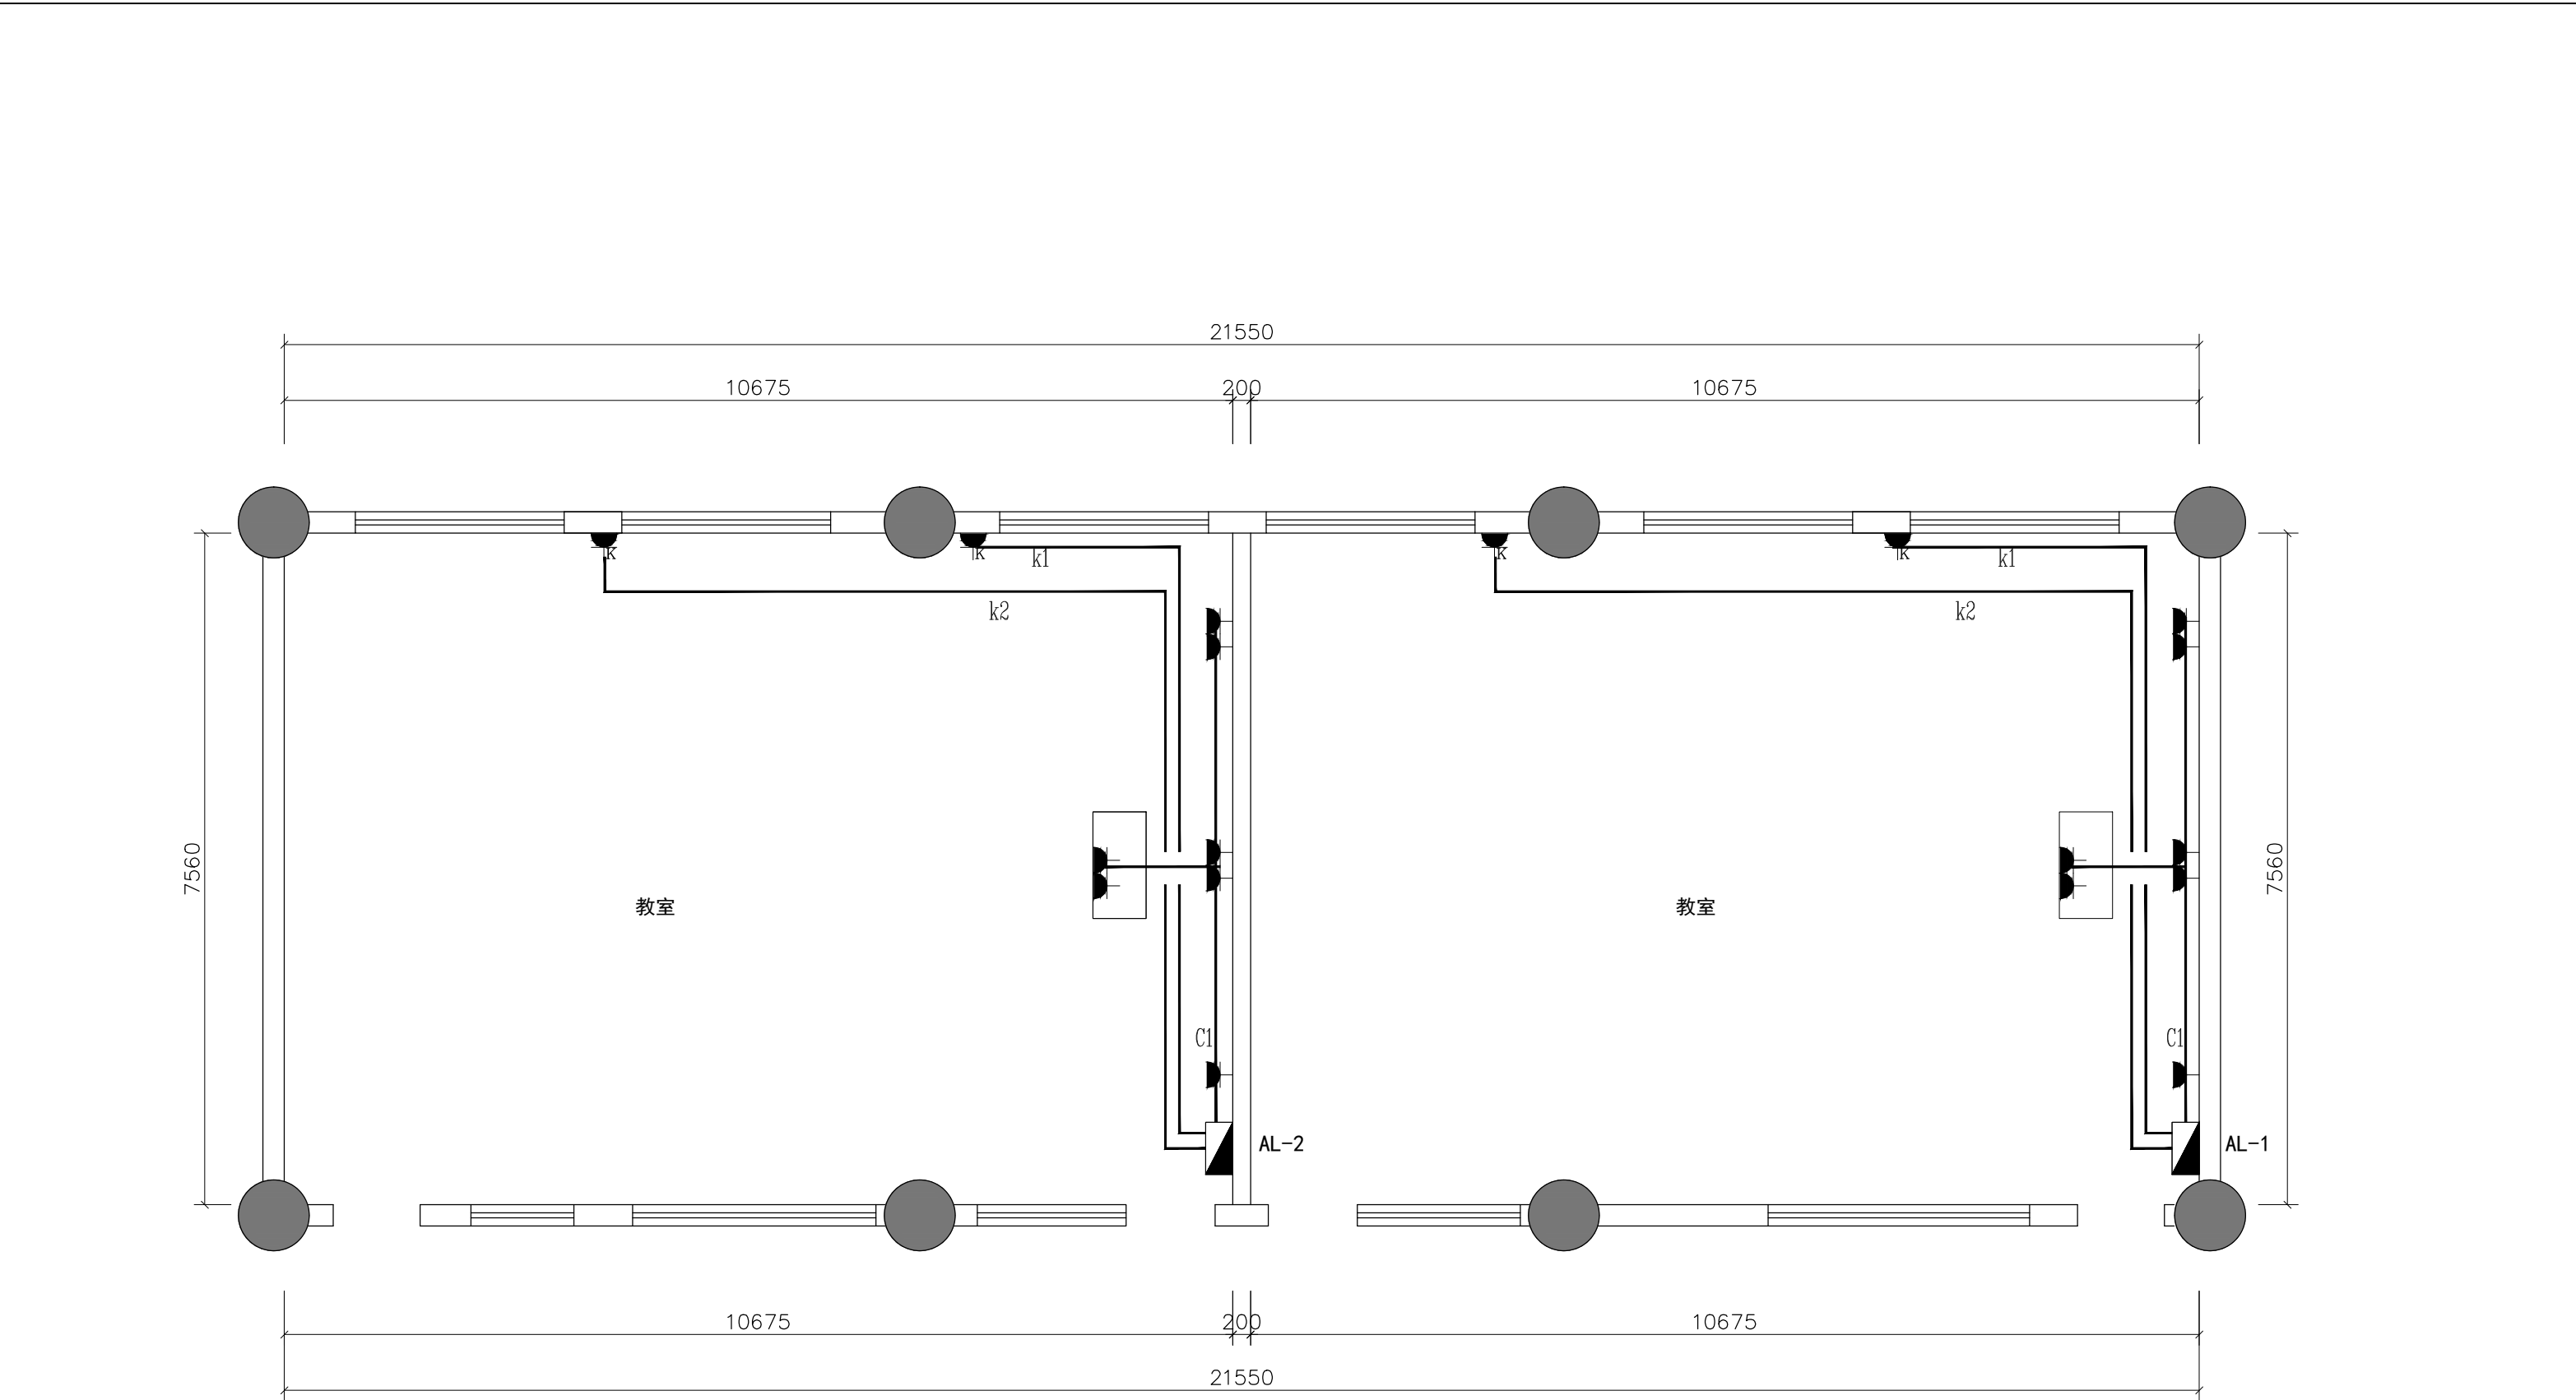

插座图例表

| 图形符号 | 名 称    | 型号及规格    | 备 注                         |
|------|--------|----------|-----------------------------|
|      | 配电箱    | 按设计图     | 离地1.8m                      |
|      | 二三插    | 250V/10A | 离地 1.40m<br>(或配合家具安装离地0.3m) |
|      | 空调三孔插座 | 250V，16A | 离地 2.5m                     |

|  |                                                                                                               |                                             |                         |                           |                     |                   |                         |
|--|---------------------------------------------------------------------------------------------------------------|---------------------------------------------|-------------------------|---------------------------|---------------------|-------------------|-------------------------|
|  | 备注 General Notes<br>1. 本图及设计版权归本公司所有，未经许可不得复制本图。<br>2. 请参阅图中尺寸及坐标线，有关建筑艺物之尺寸请在现场复核。<br>3. 此图应与本工程合约及施工细则一起参阅。 | 项目名称<br>Project Title中山大学附属小学综合楼二楼、四楼教室改造工程 | 标库名称<br>Project Title   | 项目设计师<br>Project Designer | 校对<br>Proof Read By | 批准<br>Approved By | 日期<br>Date2026. 06      |
|  |                                                                                                               | 图纸名称<br>Project Designer二、四楼教室插座线路平面图       | 项目经理<br>Project Manager | 制图<br>Prepared By         | 审图<br>Checked By    | 比例<br>Scale1:60   | 图纸编号<br>Drawing No.P-07 |

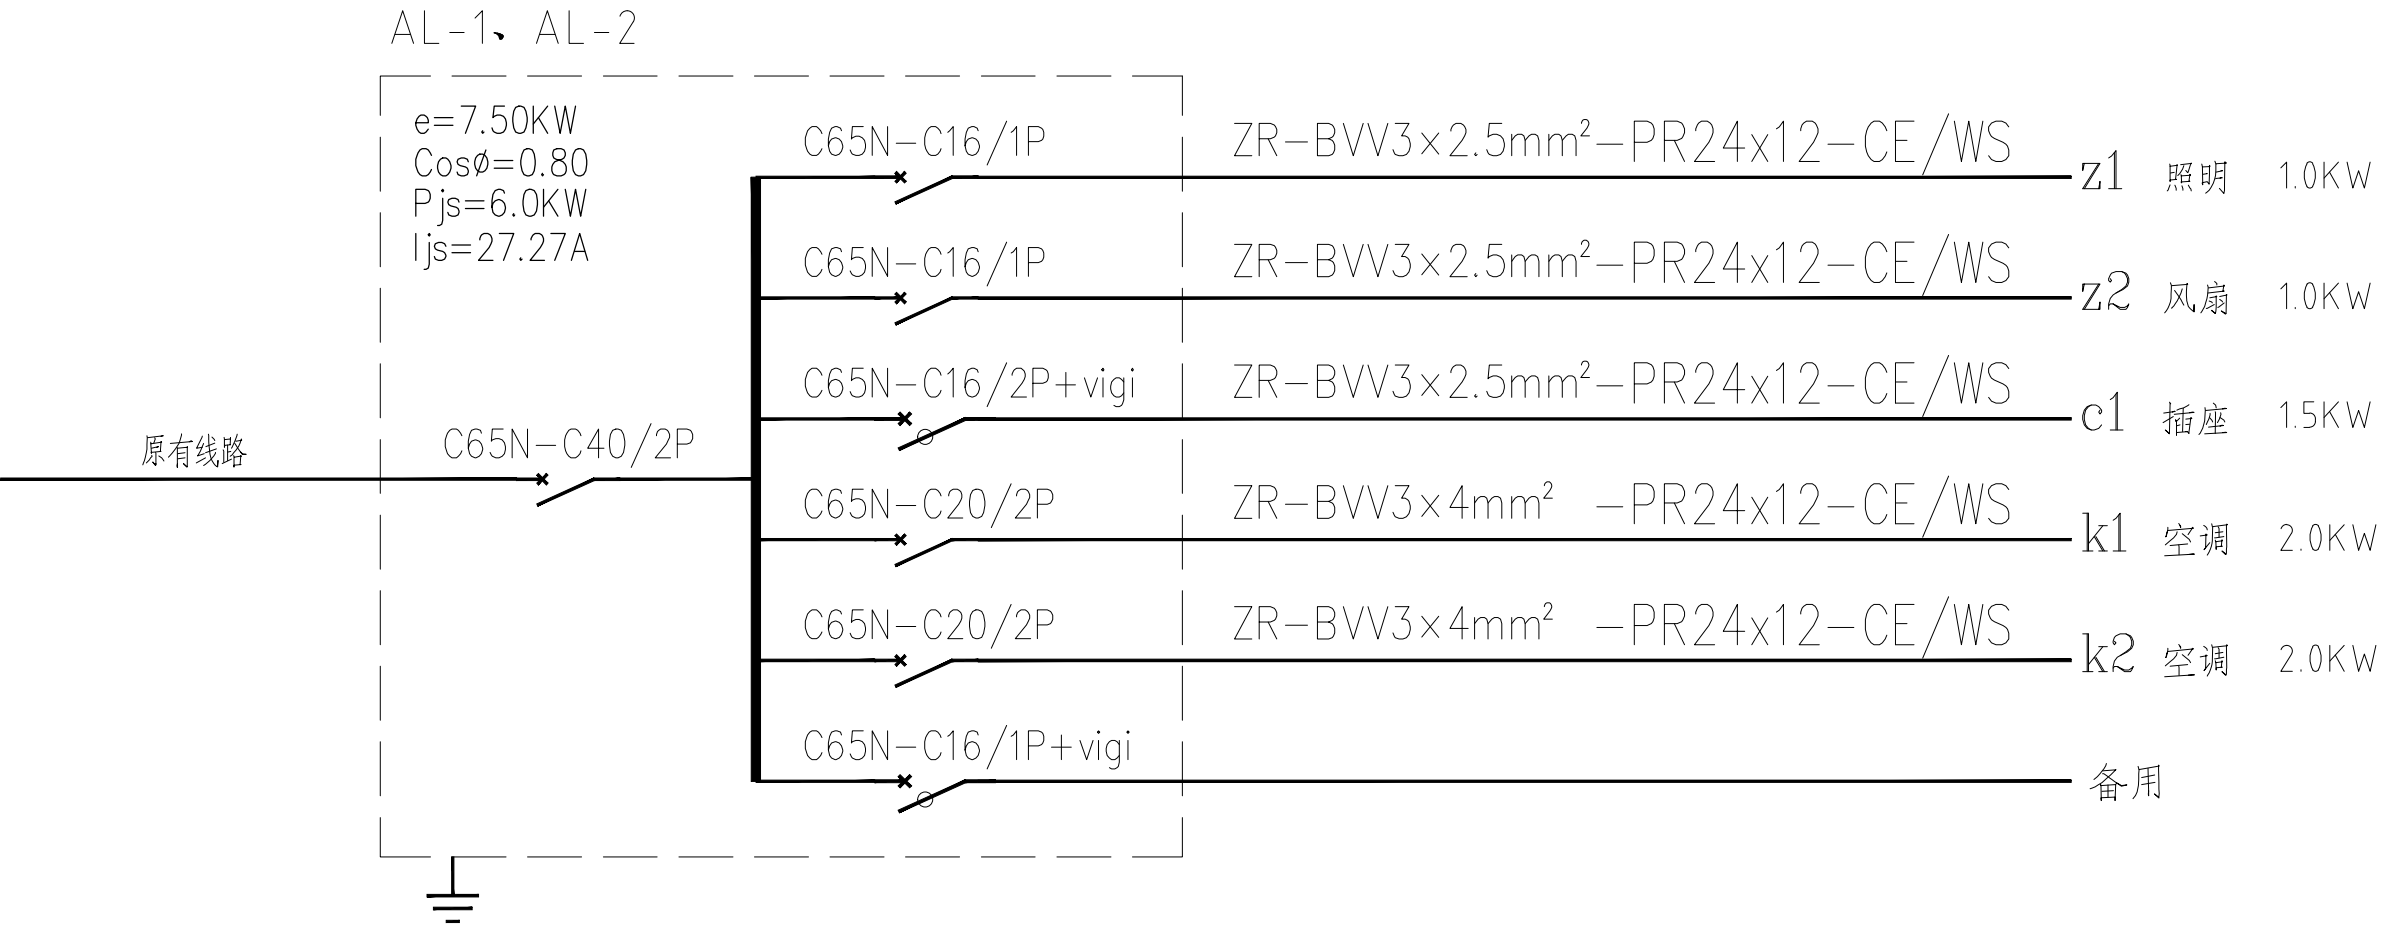

AL-1、AL-2配电系统图

备注 General Notes

1. 本图及设计版权归本公司所有，未经许可不得复制本图。
2. 请参阅图中尺寸及坐标线，有关建筑艺物之尺寸请在现场复核。
3. 此图应与本工程合约及施工细则一起参阅。

项目名称

Project Title中山大学附属小学综合楼二楼、四楼教室改造工程

标库名称

Project Title

项目设计师

Project Designer

校对

Proof Read By

批准

Approved By

日期

Date2026. 06

图纸名称

Project Designer二、四楼教室配电系统图

项目经理

Project Manager

制图

Prepared By

审图

Checked By

比例

Scale1:60

图纸编号

Drawing No.

P-08